



SEZIONE A-A' 1:100

DETTAGLIO TORRETTA 1:20

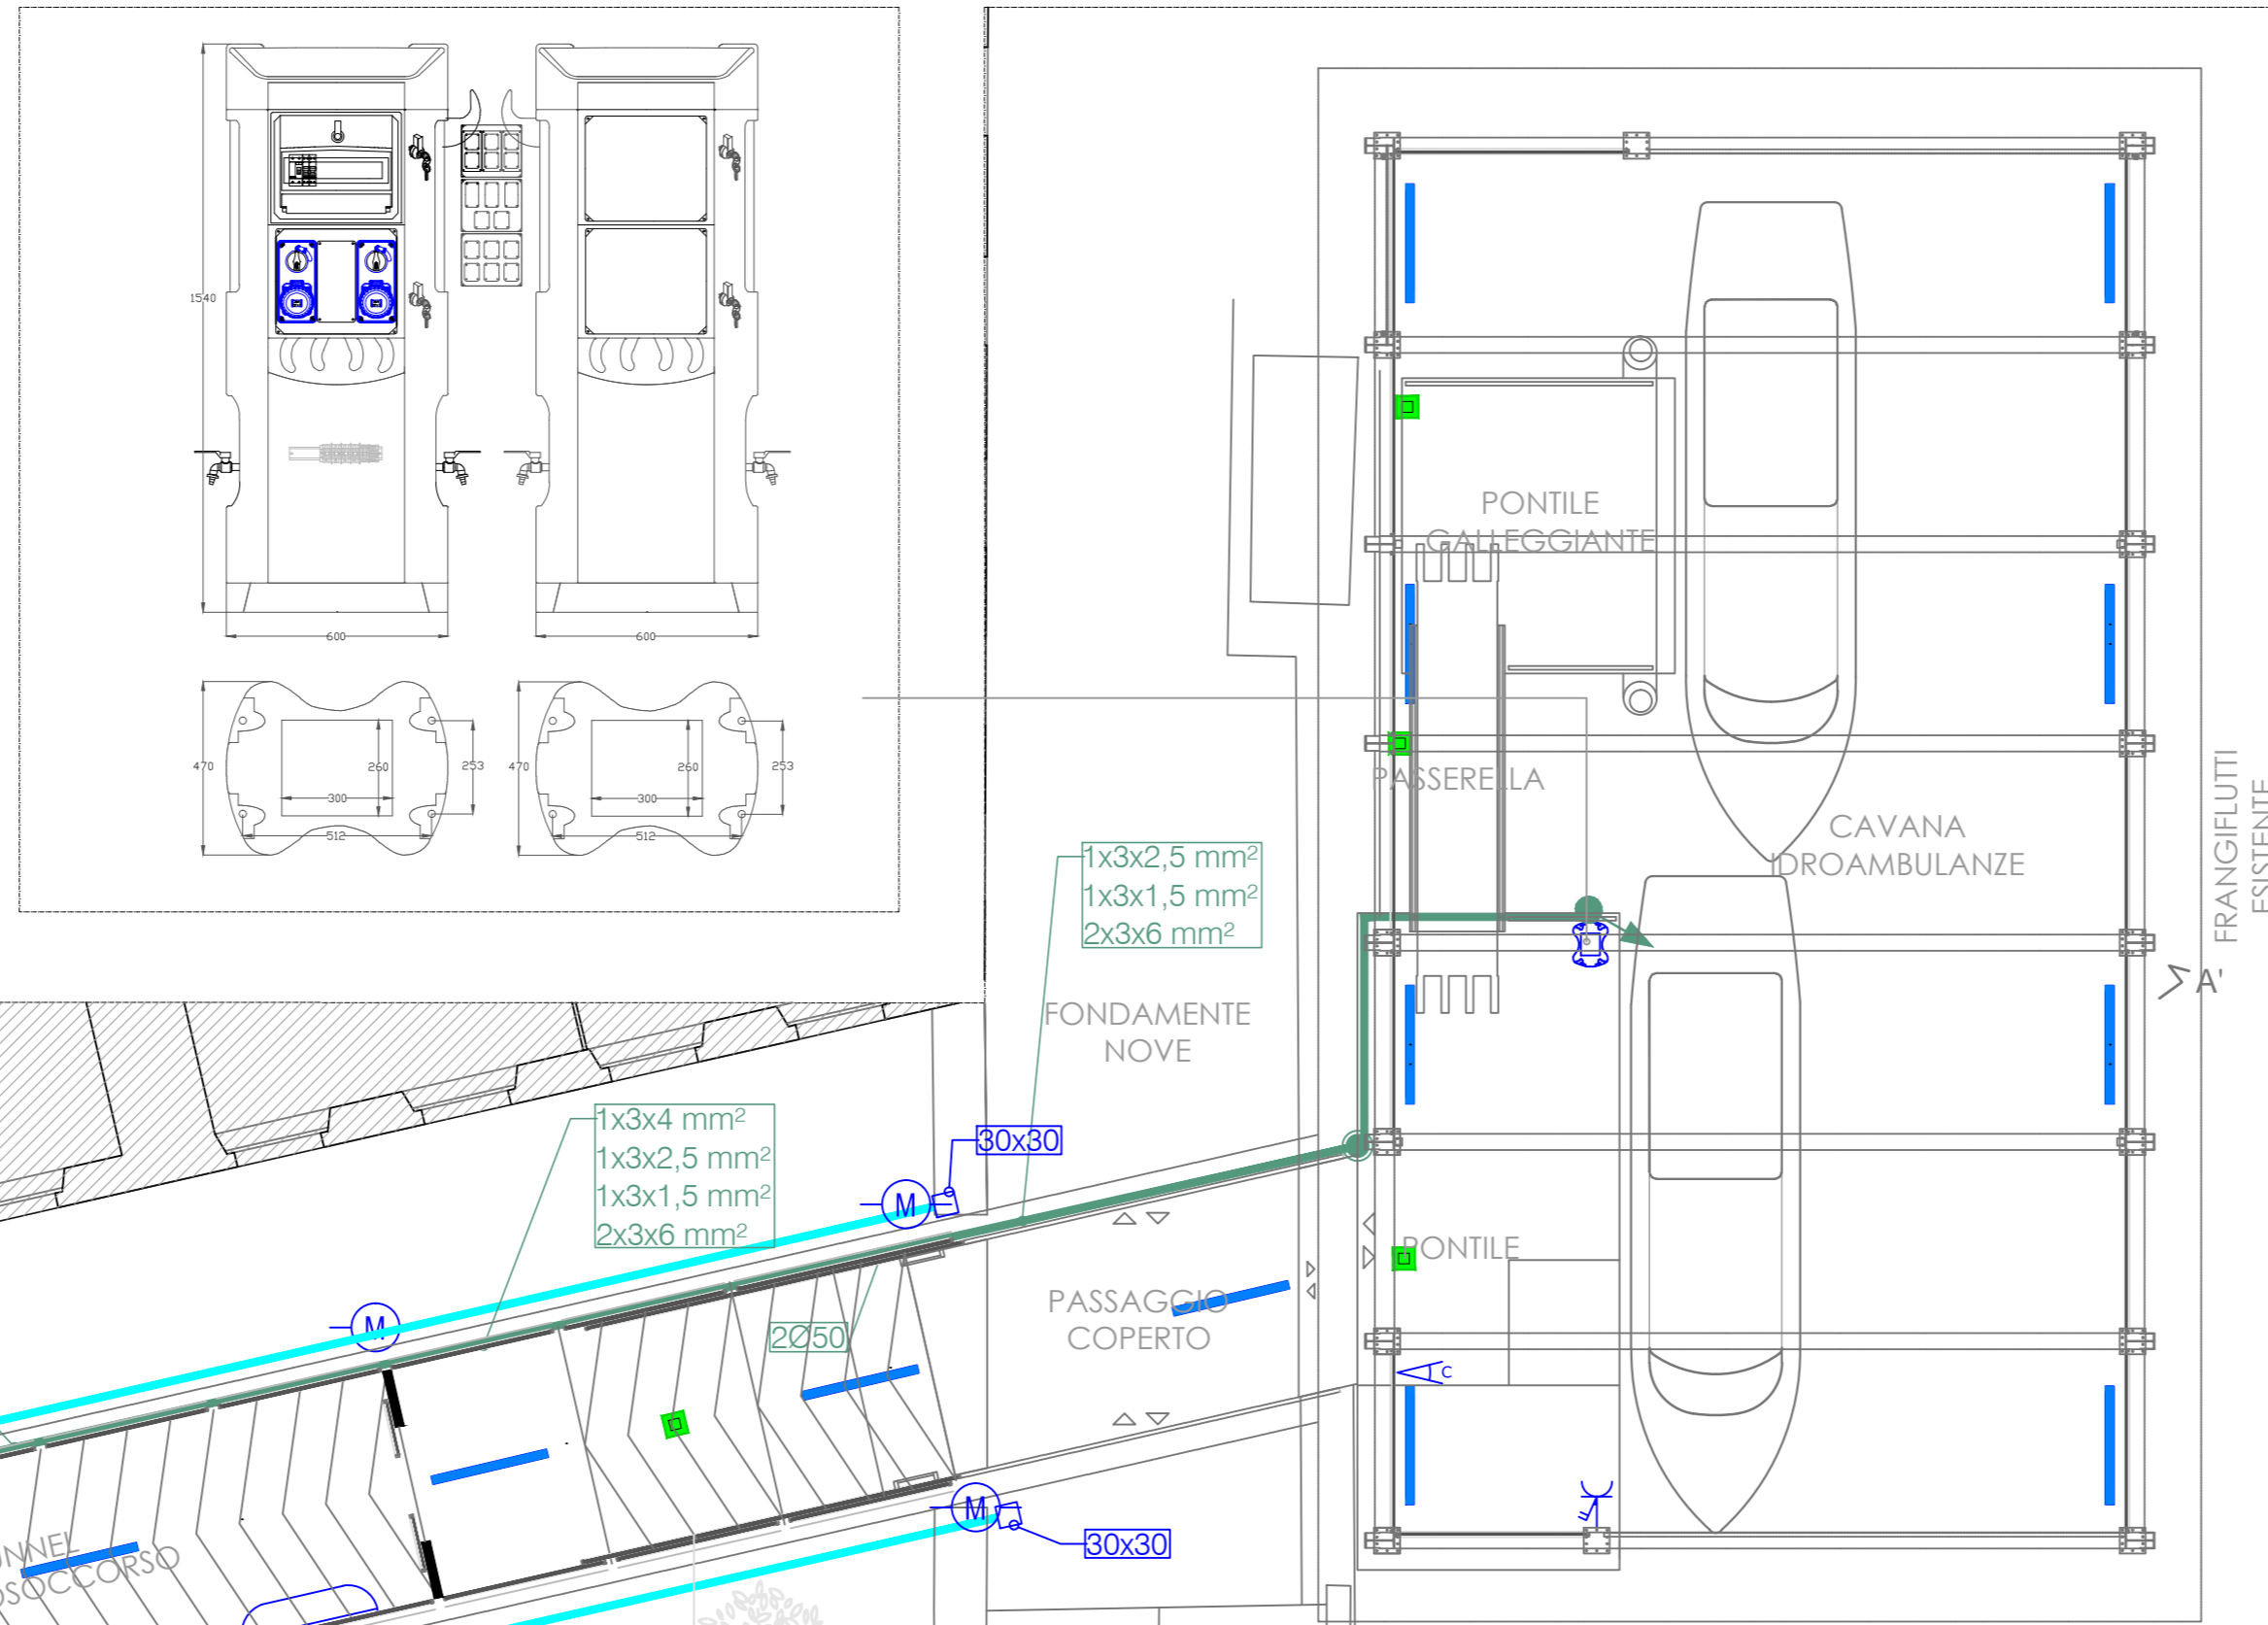

PIANTA 1:100

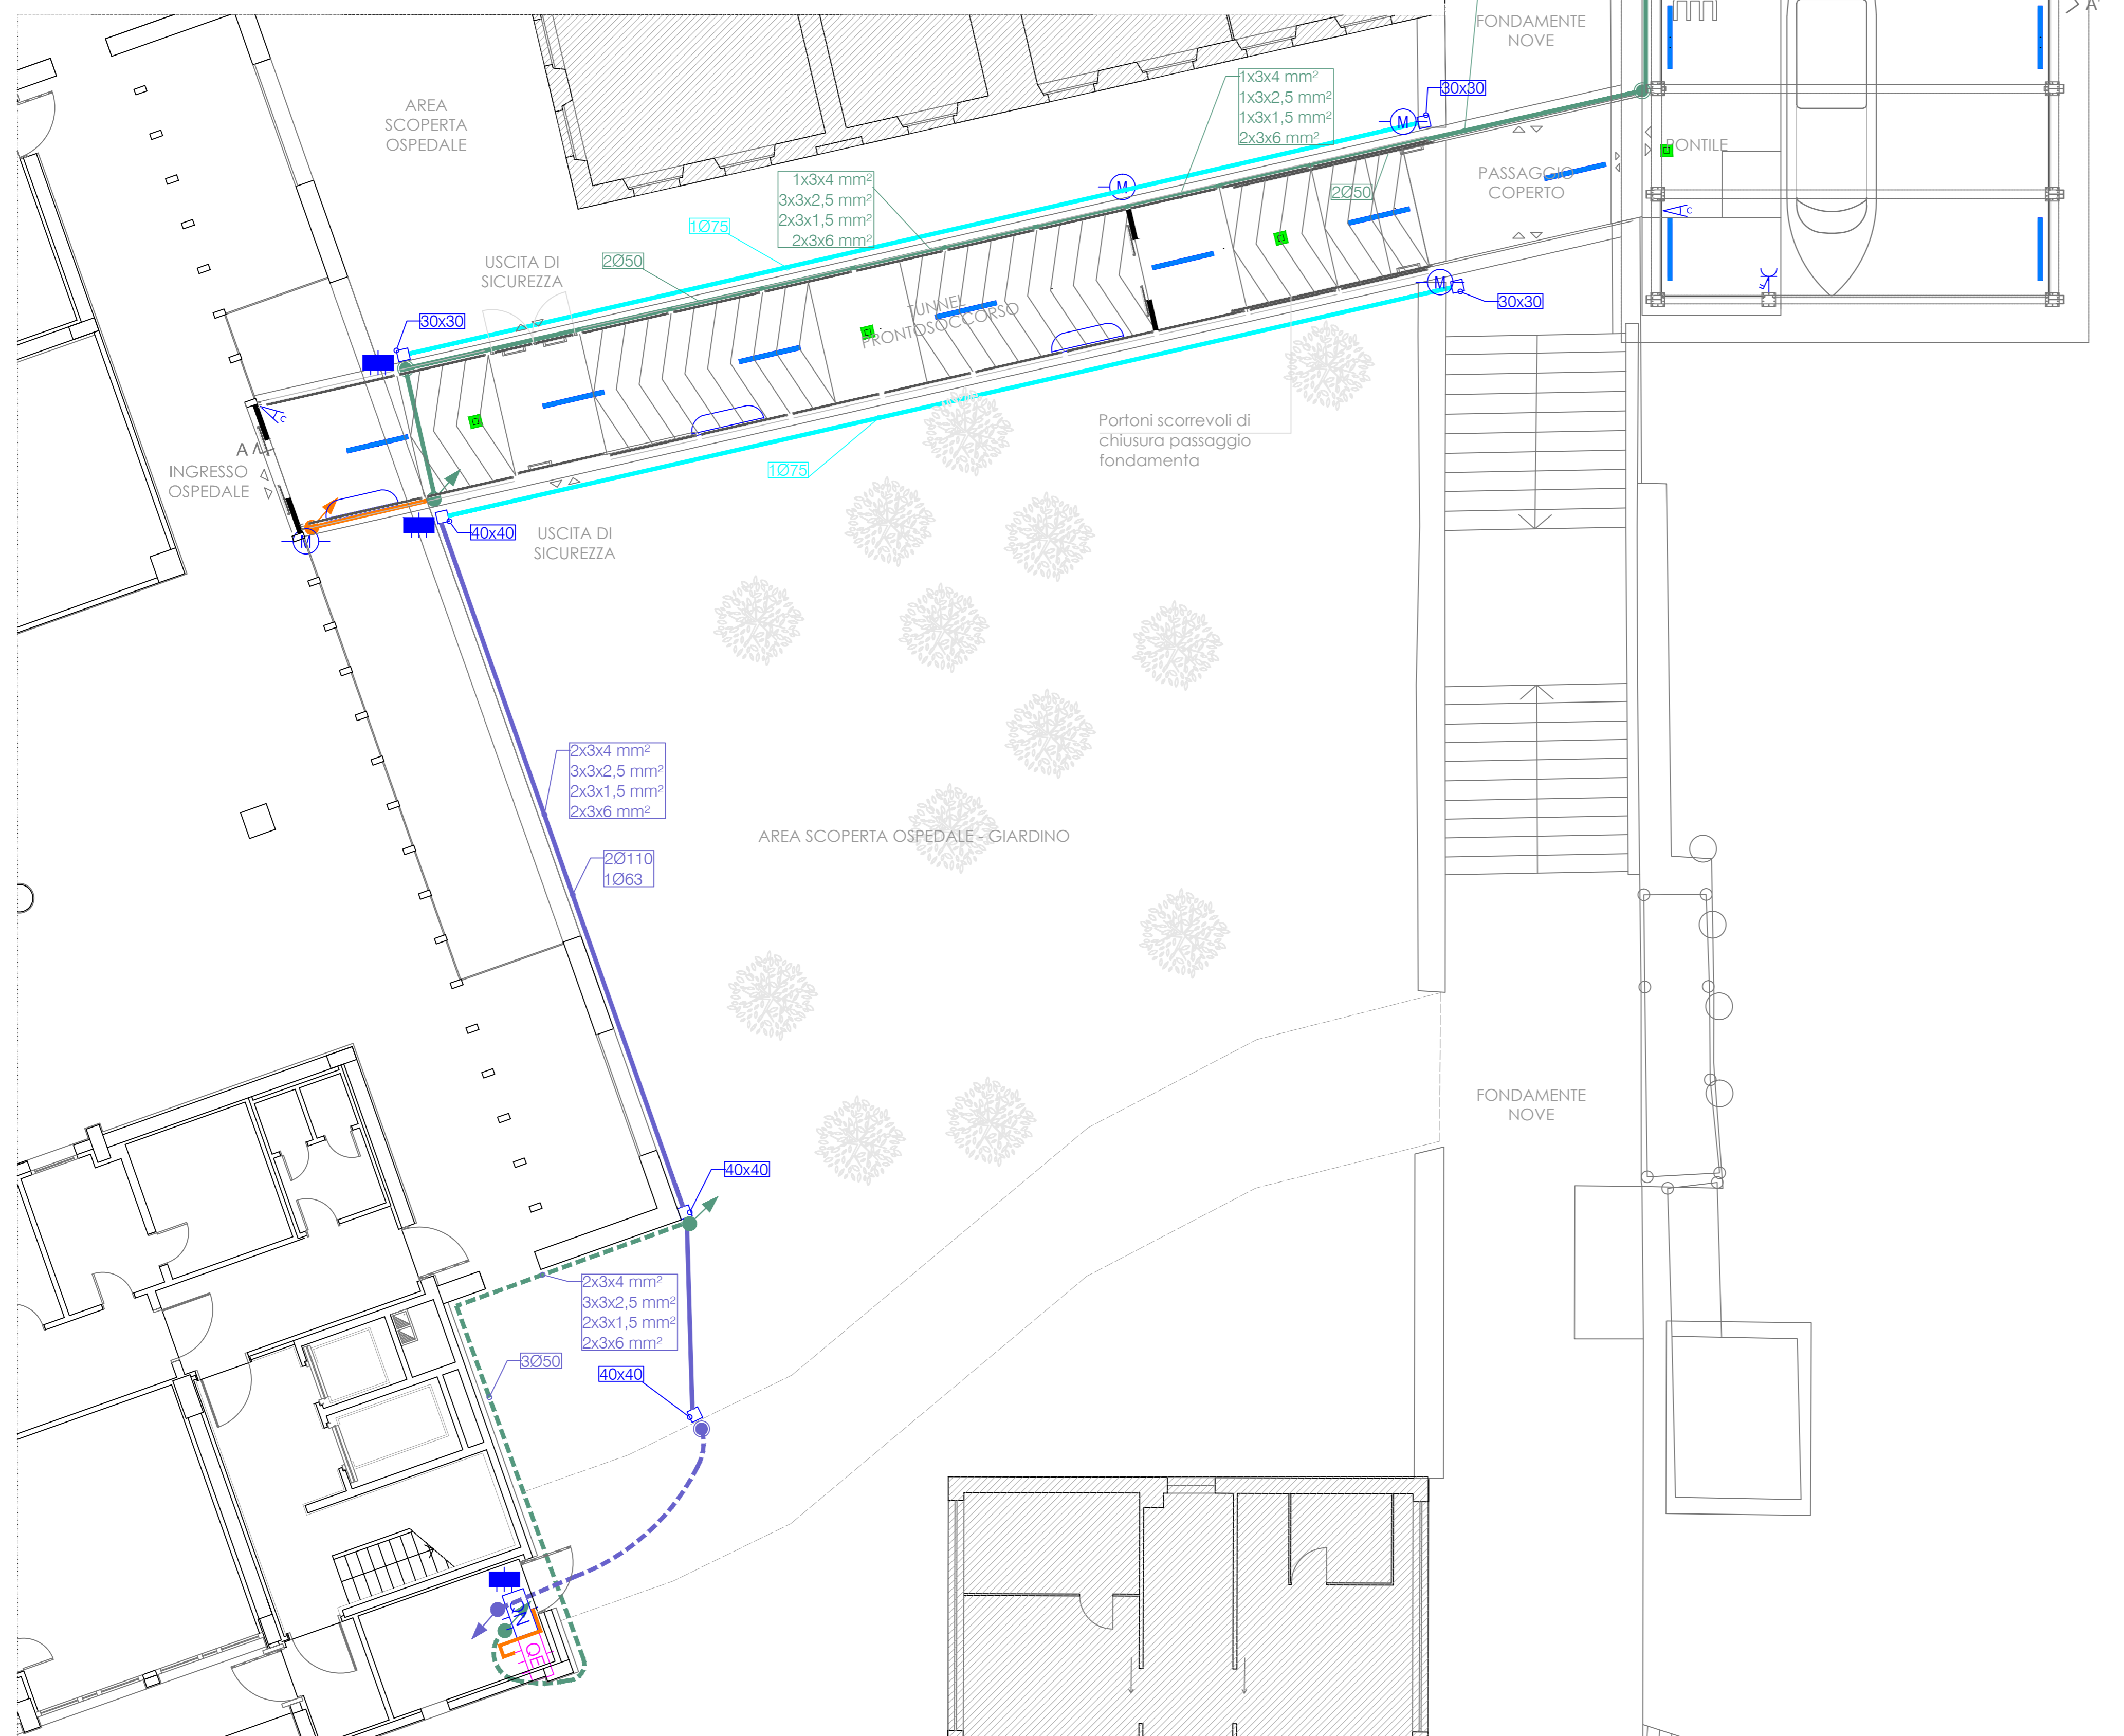

LEGENDA	
	QUADRO ELETTRICO
	SUBNODO DI TERRA
	LAMPADA DI EMERGENZA RESCLITE C ESCAPE
	LAMPADA SCUBA A PC 47W LED840
	POZZETTO
	MOTORE
	SCATOLA DI DERIVAZIONE
	SALITE/ DISCESE
	PRESA CEE MONOFASE INTERBLOCCATA
	SENSORE CREPUSCOLARE
	TORRETTA
	FANCOILS
	LINEA ENTRO CAVIDOTTO ESISTENTE
	LINEA ENTRO TUBO
	LINEA A PARETE INCASSATA E/O A VISTA IN TUBO "RK"
	LINEA ENTRO TUBO NEL CONTROSOFFITTO
	LINEA ENTRO CAVIDOTTO INTERRATO
	CAVIDOTTO INTERRATO E CORDA NUDA

SERVIZIO SANITARIO NAZIONALE	REGIONE VENETO
AZIENDA U.L.S.S 12 VENEZIANA	DIPARTIMENTO TECNICO

LAVORI: REALIZZAZIONE DI UN APPRODO COPERTO PER IDROAMBULANZE PRESSO L'OSPEDALE DI VENEZIA, FONDAMENTE NOVE. PROGETTO ESECUTIVO

Responsabile del Procedimento: geom. MARY MENIN	Direttore Amministrativo: dott. FABIO PERINA
Direttore del Presidio Ospedaliero: dott. ssa LORENA SANDONA'	Direttore del Dip. Pianificazione Sviluppo ed Area Tecnica: dott. MARIO PO'
Direttore Sanitario: dott. ssa RITA FINOTTO	Direttore Generale: dott. GIUSEPPE DAL BEN

COMUNE DI VENEZIA (VE) - REGIONE VENETO PROGETTO ESECUTIVO REALIZZAZIONE DI UN APPRODO COPERTO PER IDROAMBULANZE PRESSO L'OSPEDALE DI VENEZIA, FONDAMENTE NOVE		 STUDIO TECNICO dott. per. ind. GIORIANO GHEZZO Corongio 2944 Venezia Tel. 041.5295642 Cell. 348.2416101 Fax. 041.717171 www.studiodghezzo.com
COMMITTENTE/RECHIEDENTE AZIENDA U.L.S.S. 12 VENEZIANA Ospedale civile SS. Giovanni e Paolo sito in Fondamente Nove - Venezia (VE)		
PROGETTO ARCHITETTONICO: Architetto Pierpaolo Fugali Architetto Luca Gasparini	CODICE COMMESSA 35-14 CODICE ELABORATO E01_35_ULSS_00	
PROGETTO IMPIANTI: dott. per. ind. Giordano Ghezzo	<input type="checkbox"/> bozza <input type="checkbox"/> copia di studio <input checked="" type="checkbox"/> validato	
COLLABORATORE IMPIANTI MECCANICI: dott. Ing. Simone Ricci Pettitori	DATA EMISSIONE ottobre 2014	
PROGETTO IMPIANTO ELETTRICO Pianta e Sezione		
REV. DATA DESCRIZIONE REVISIONE VERIFICATO APPROVATO 00 - - - - 01 - - - - 02 - - - - 03 - - - -	TAV. E01 SCALA 1:100	